

**MAPA DO CELÓW PROJEKTOWYCH**  
Skala 1 : 500

Województwo: łódzkie  
Powiat: łowicki  
Jedn. ewid.: 100509\_2Nieborów  
Obręb: 0005 BOBROWNIKI  
Działka nr 306, 308  
GK. 6642.1.1602.2019

Układ współrzędnych płaskich „2000”  
Układ wysokościowy PL-EVRF2007-NH

Przedstawiona sytuacja w zakresie opracowania jest zgodna ze stanem faktycznym na gruncie na dzień 27.09.2019 r.

Nie wyklucza się istnienia w terenie innych nie wykazanych na niniejszej mapie urządzeń podziemnych, które nie były zgłoszone do inwentaryzacji.

Mapę wykonano bez ustalenia obciążeń służebnościami gruntowymi.

**WYKONAWCA:**

G. Kamińska, I. Walkowski-Walkiewicz  
P.U.G.-K. „GEOPLAN”  
96-100 Skiermiewice, ul. Reymonta 9  
tel. (0-46) 832-12-15  
REGON 750054541 NIP 836-13-62-438


**GEODETA UPRAWNIONY**

mgr inż. Mariusz Kamiński  
upr. MGPIB nr 13251

Skiermiewice dn. 15.10.2019 r.

ZAKRES OPACOWANIA

SZKIC ORIENTACJI

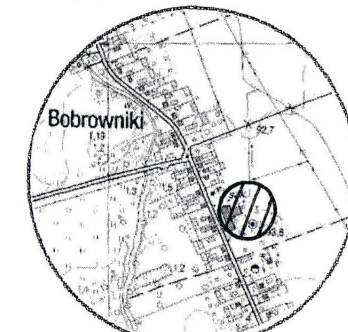

SKALA 1 : 10 000

Poświadczam, że niniejszy dokument został opracowany w wyniku prac geodezyjnych i kartograficznych. Wynikami tych prac jest niniejszy dokument, który zawiera operat techniczny wpisany do ewidencji państwowego zasobu geodezyjnego i kartograficznego.	
Organ prowadzący państwowy zasób geodezyjny i kartograficzny	STAROSTA ŁOWICKI
Identyfikator ewidencyjny materiału zasobu - operatu technicznego	P.1005.2019.1648
Data wpisania operatu technicznego do ewidencji materiałów zasobu	2019-10-25
Imię, nazwisko i podpis osoby reprezentującej organ	z up. ST. AROSTY

Mariusz Kamiński  
Inżynier  
w Wydziale Geodezji i Kartografii

Współrzędne geodezyjne proj. oczyszczalni ścieków i rurociągów towarzyszących

Rurociąg graw. do oczyszczalni  
PZ X (geod.) Y (geod.)

S1 5770057,59 7433169,57  
S2 5770054,31 7433142,06  
S3 5770049,59 7433134,32  
S4 5770047,82 7433128,04  
S5 5770043,84 7433129,44

Rurociąg tłoczny od oczyszczalni do drenażu


PZ X (geod.) Y (geod.)

SD 5770108,66 7433295,94  
TI2 5770113,23 7433294,13  
TI3 5770111,19 7433288,59  
TI4 5770086,32 7433221,14  
TI5 5770081,99 7433213,7  
TI6 5770079,34 7433209,16  
TI7 5770075,58 7433202,68  
TI8 5770069,23 7433191,77  
TI9 5770063,9 7433182,61  
TI10 5770059,85 7433175,66

PZ X (geod.) Y (geod.)

TI3 5770111,19 7433288,59  
SD1 5770106,62 7433295,94

Łączna długość PVC 160mm SDR 34 SN8 lita L=43,50mb  
PVC 100mm drenaż L=192mb  
PEHD 50mm L=144,00mb  
Studzienki drenażowe szt. 2  
Studzienka 425mm szt. 2  
Przepompownia ścieków surowych szt. 1  
POŚ szt. 1 Q = 4,5m<sup>3</sup>/d

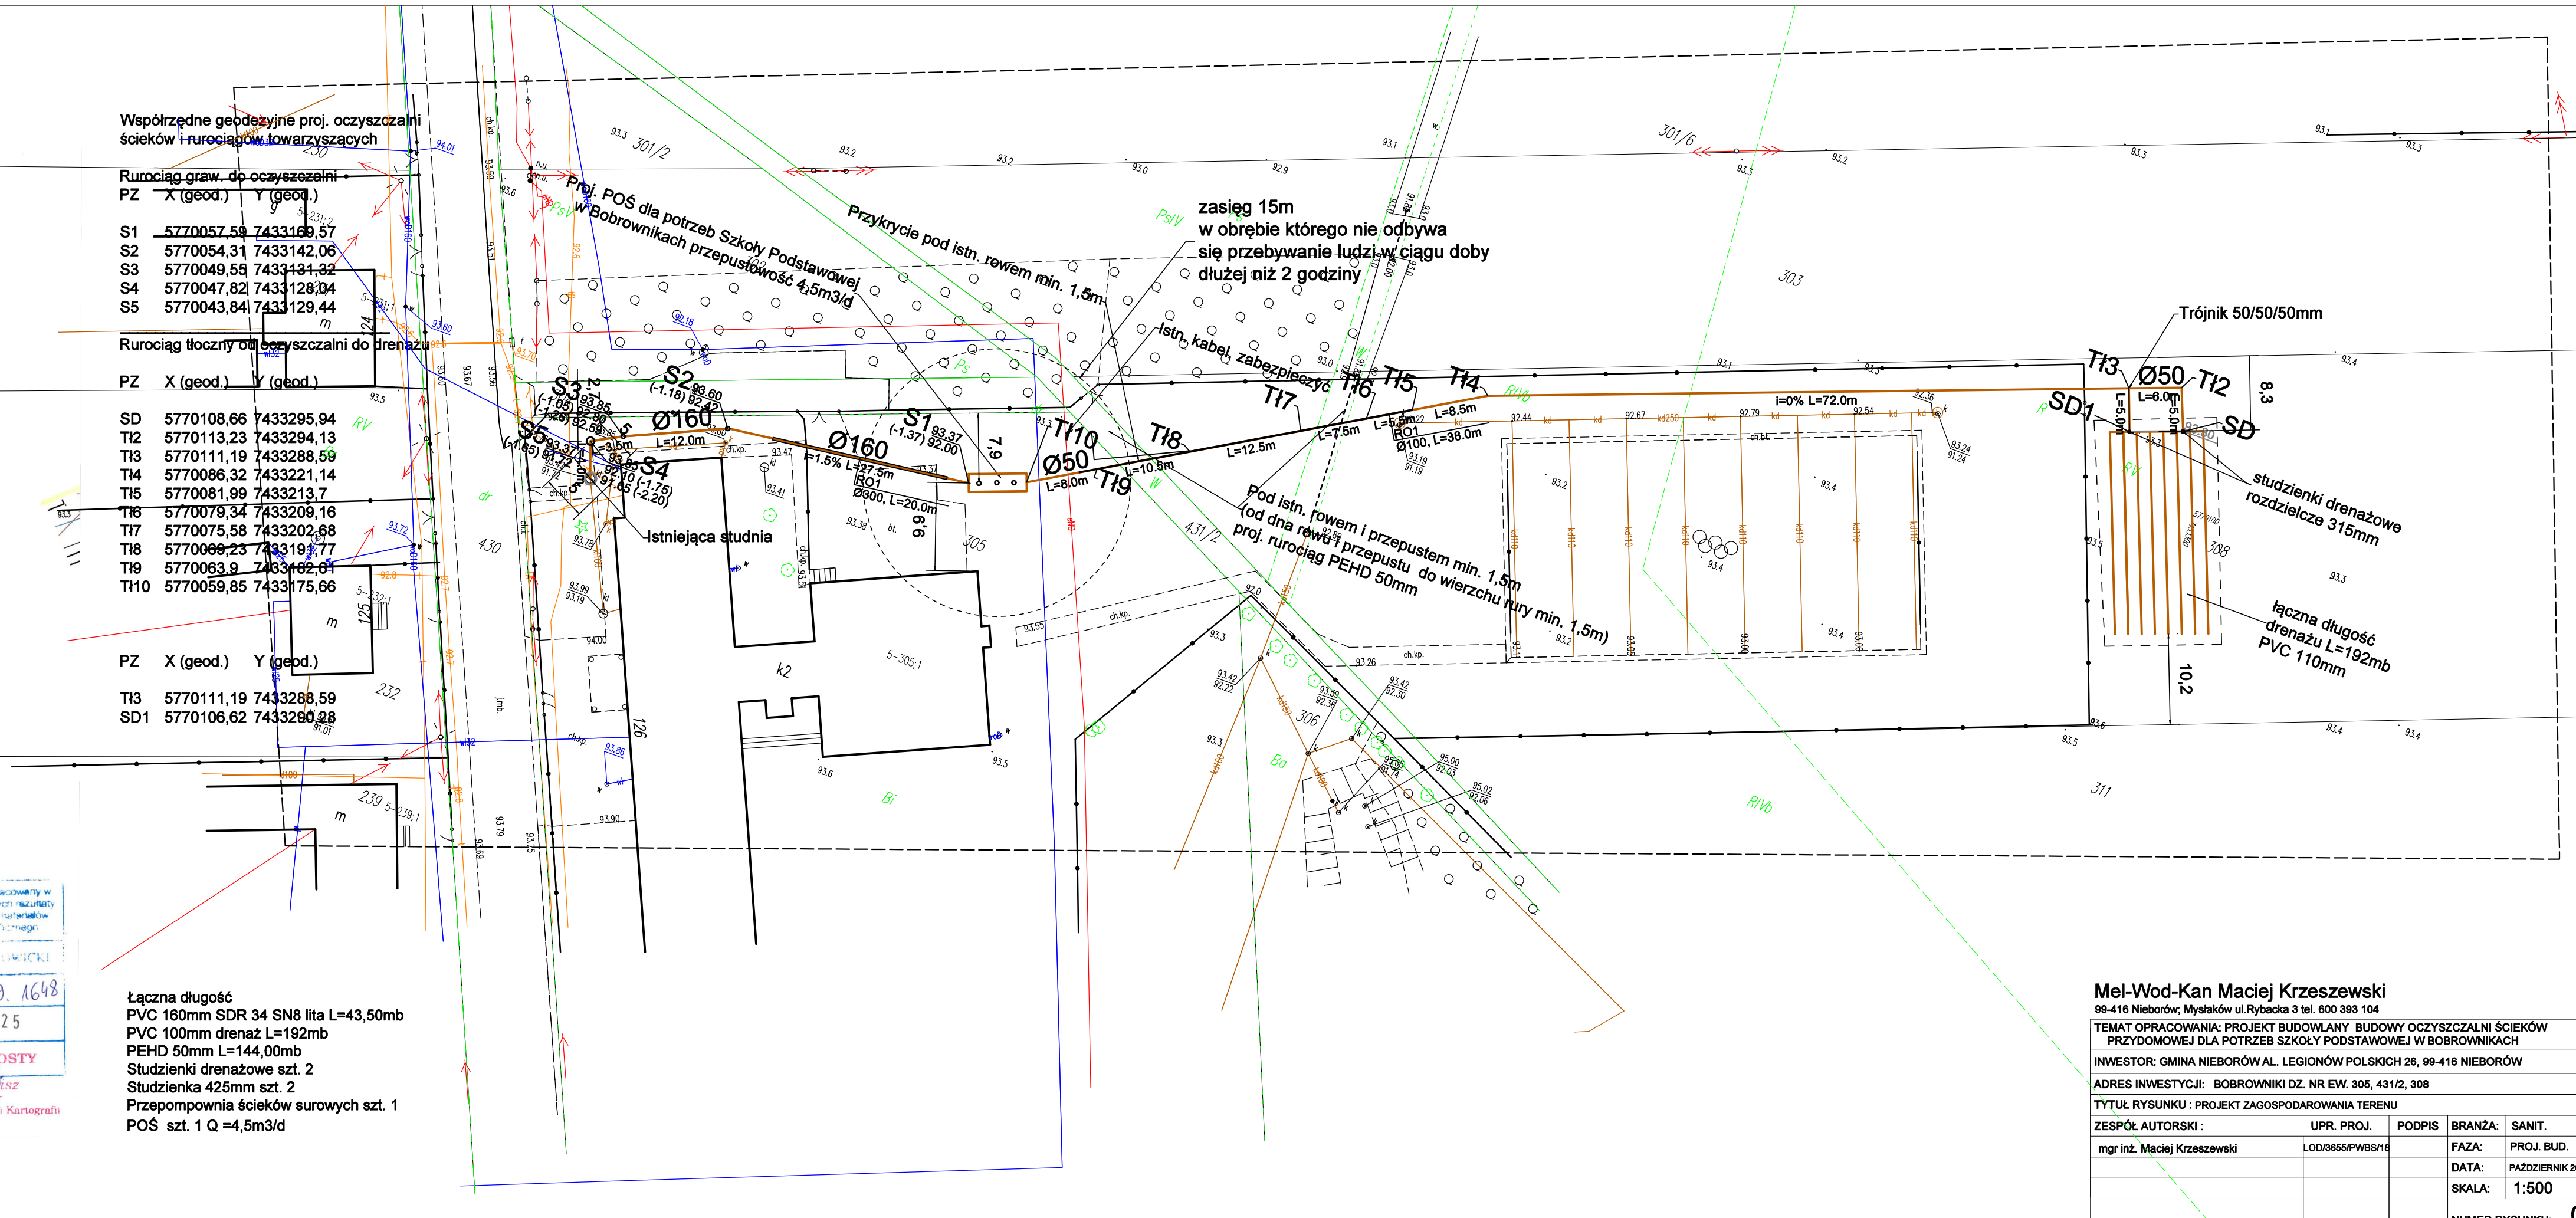

**Mel-Wod-Kan Maciej Krzeszewski**  
99-416 Nieborów, Mysłaków ul. Rybacka 3 tel. 600 393 104

TEMAT OPACOWANIA: PROJEKT BUDOWLANY BUDOWY OCZYSZCZALNI ŚCIEKÓW PRZYDOMOWEJ DLA POTRZEB SZKOŁY PODSTAWOWEJ W BOBROWNIKACH  
INWESTOR: GMINA NIEBORÓW AL. LEGIONÓW POLSKICH 26, 99-416 NIEBORÓW  
ADRES INWESTYCJI: BOBROWNIKI DZ. NR EW. 305, 431/2, 308  
TYTUŁ RYSUNKU : PROJEKT ZAGOSPODAROWANIA TERENU

ZESPÓŁ AUTORSKI :	UPR. PROJ.	PODPIS	BRANŻA:	SANIT.
mgr inż. Maciej Krzeszewski	LOD/3655/PWBS/16		FAZA:	PROJ. BUD.
			DATA:	PAŹDZIERNIK 2019R.
			SKALA:	1:500
				NUMER RYSUNKU: 01